
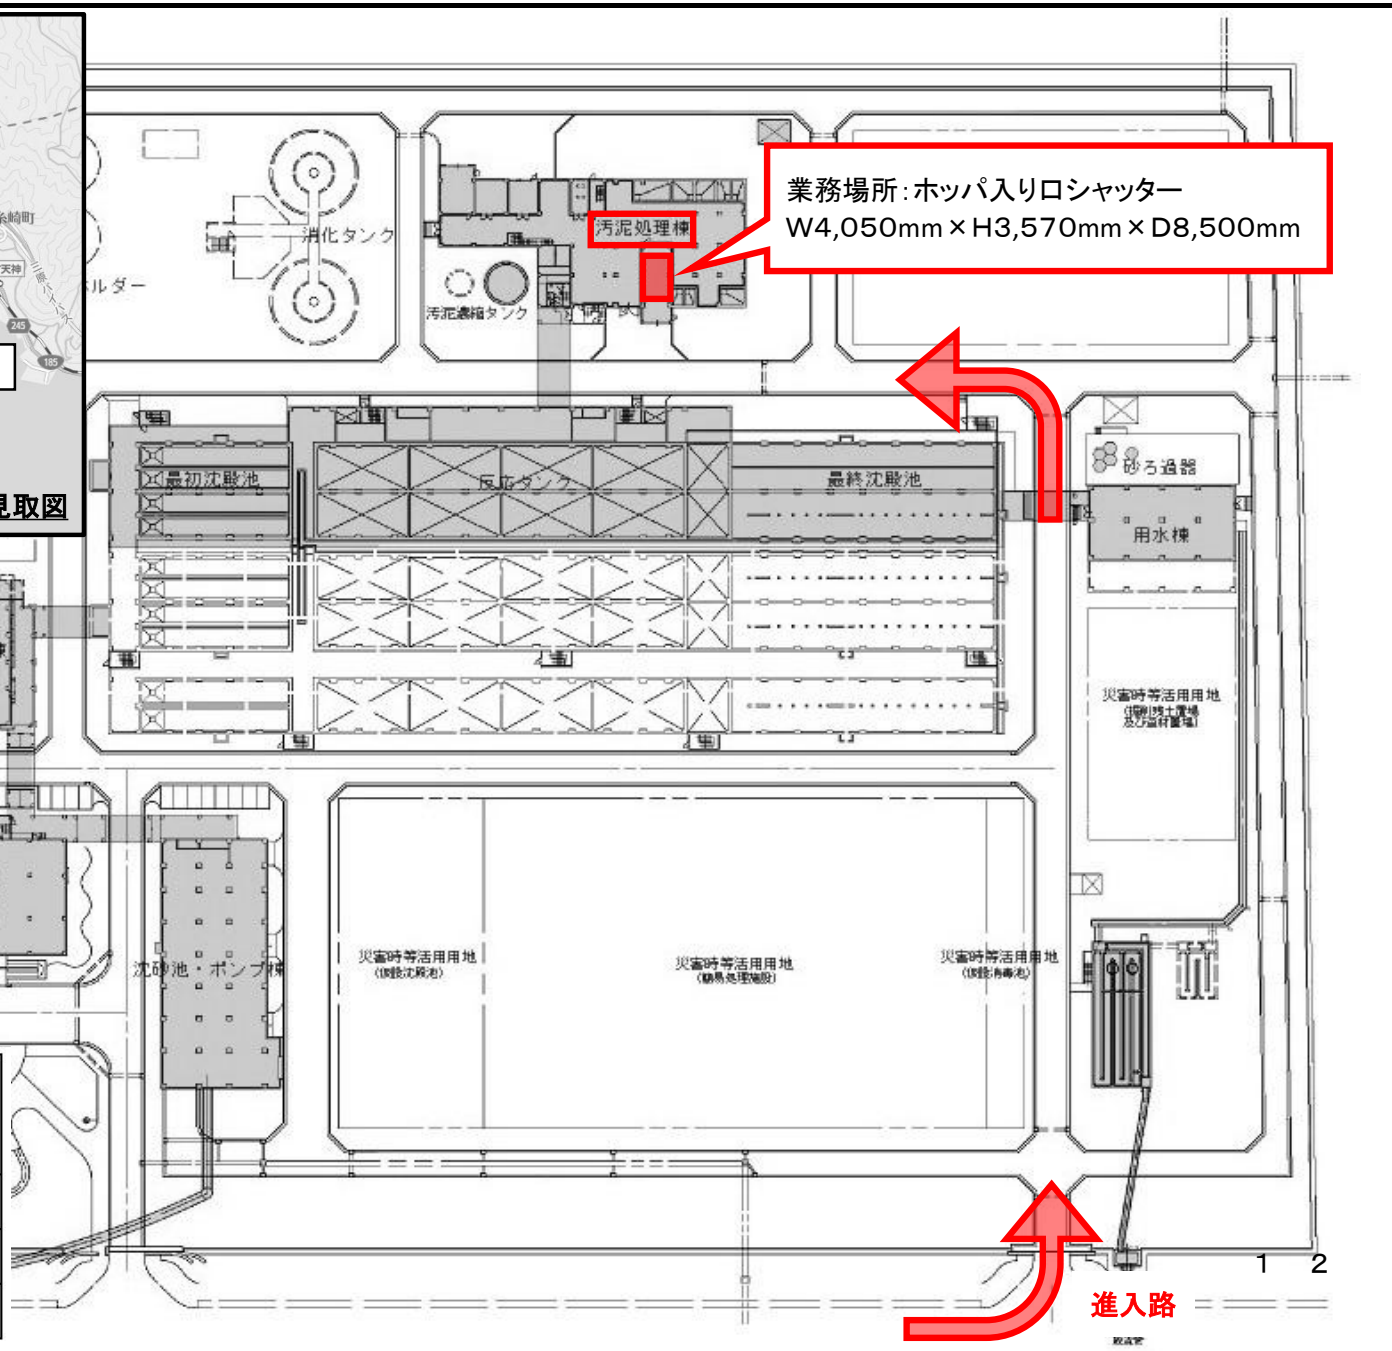


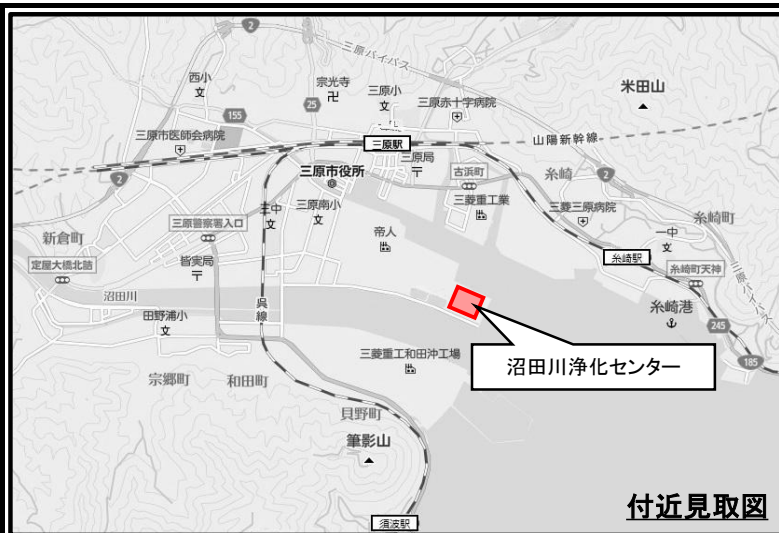

|                   |                                           |    |   |
|-------------------|-------------------------------------------|----|---|
| 業務名称              | 沼田川流域下水道沼田川浄化センター<br>脱水ケーキ処理業務その2(コンポスト化) |    |   |
| 図面名称              | 付近見取図・場内平面図                               |    |   |
| 縮尺                | —                                         | 図番 | / |
| (公財) 広島県下水道公社三原支所 |                                           |    |   |