


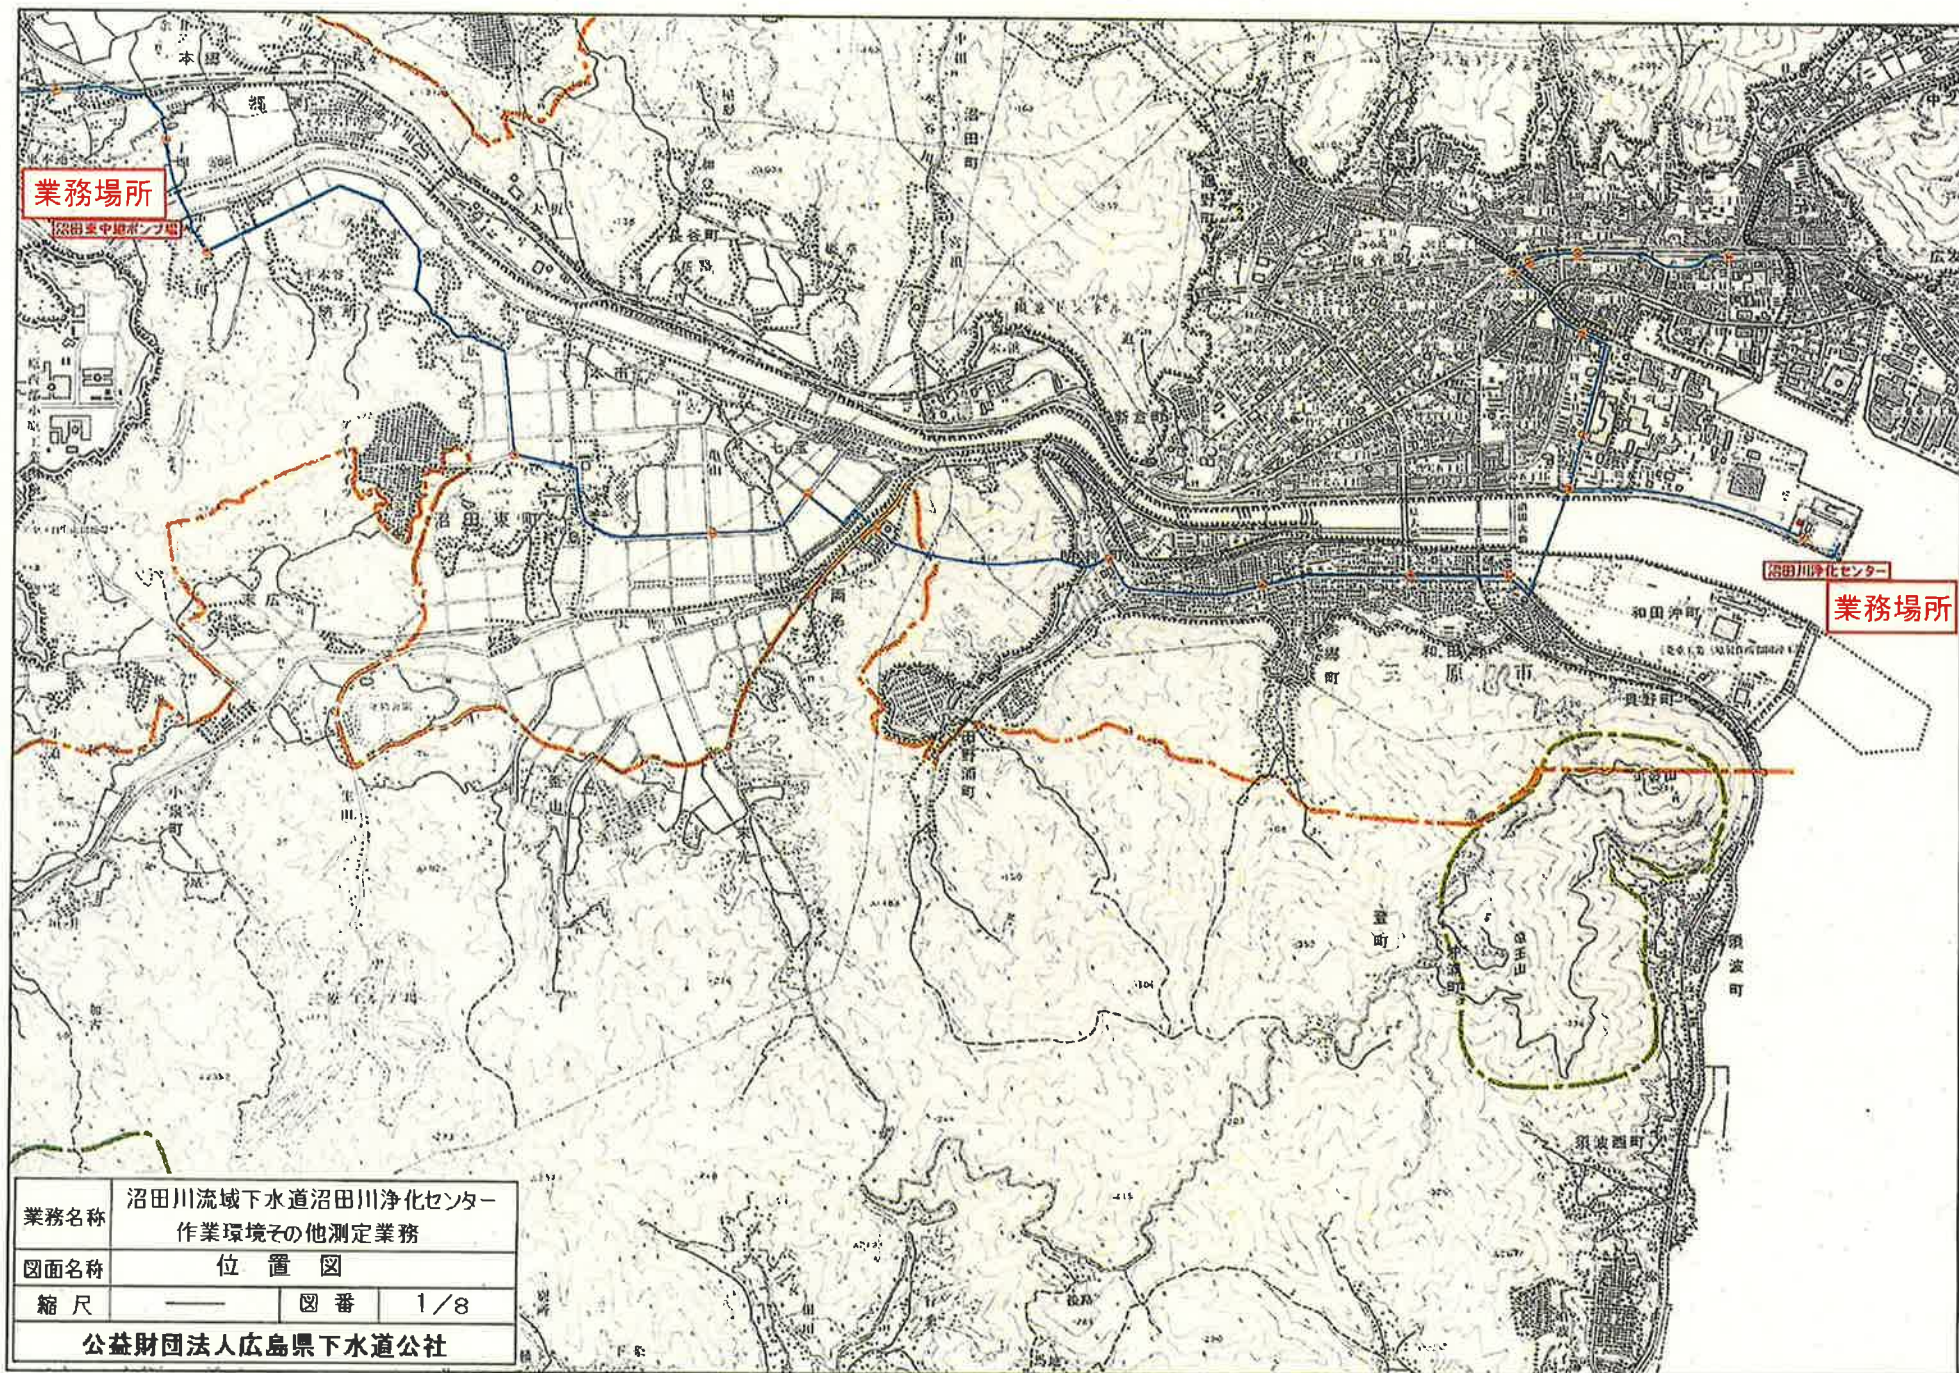


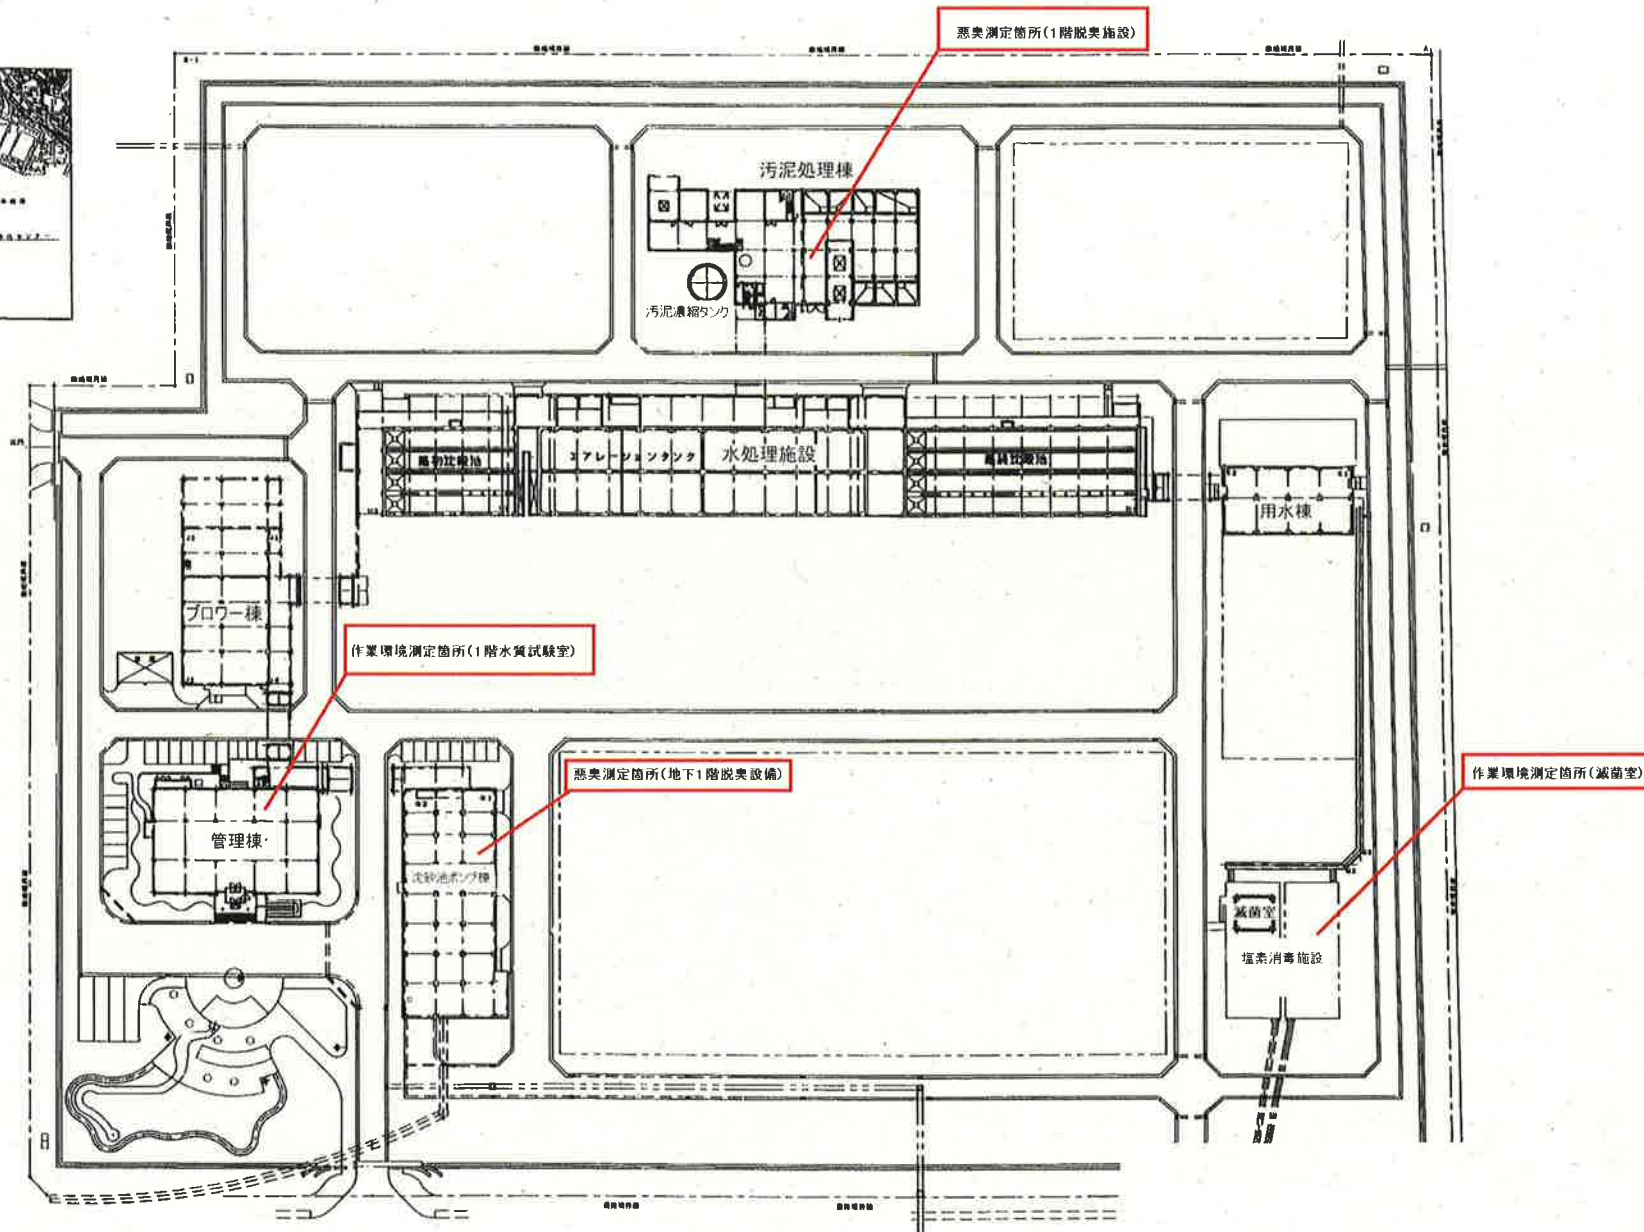


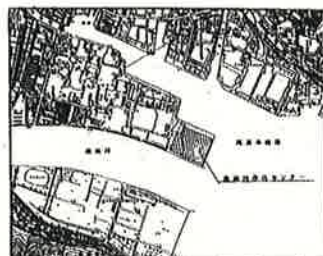

業務名称	沼田川流域下水道沼田川浄化センター 作業環境その他測定業務		
図面名称	沼田川浄化センター平面図		
縮尺	—	図番	2/8
公益財団法人広島県下水道公社			

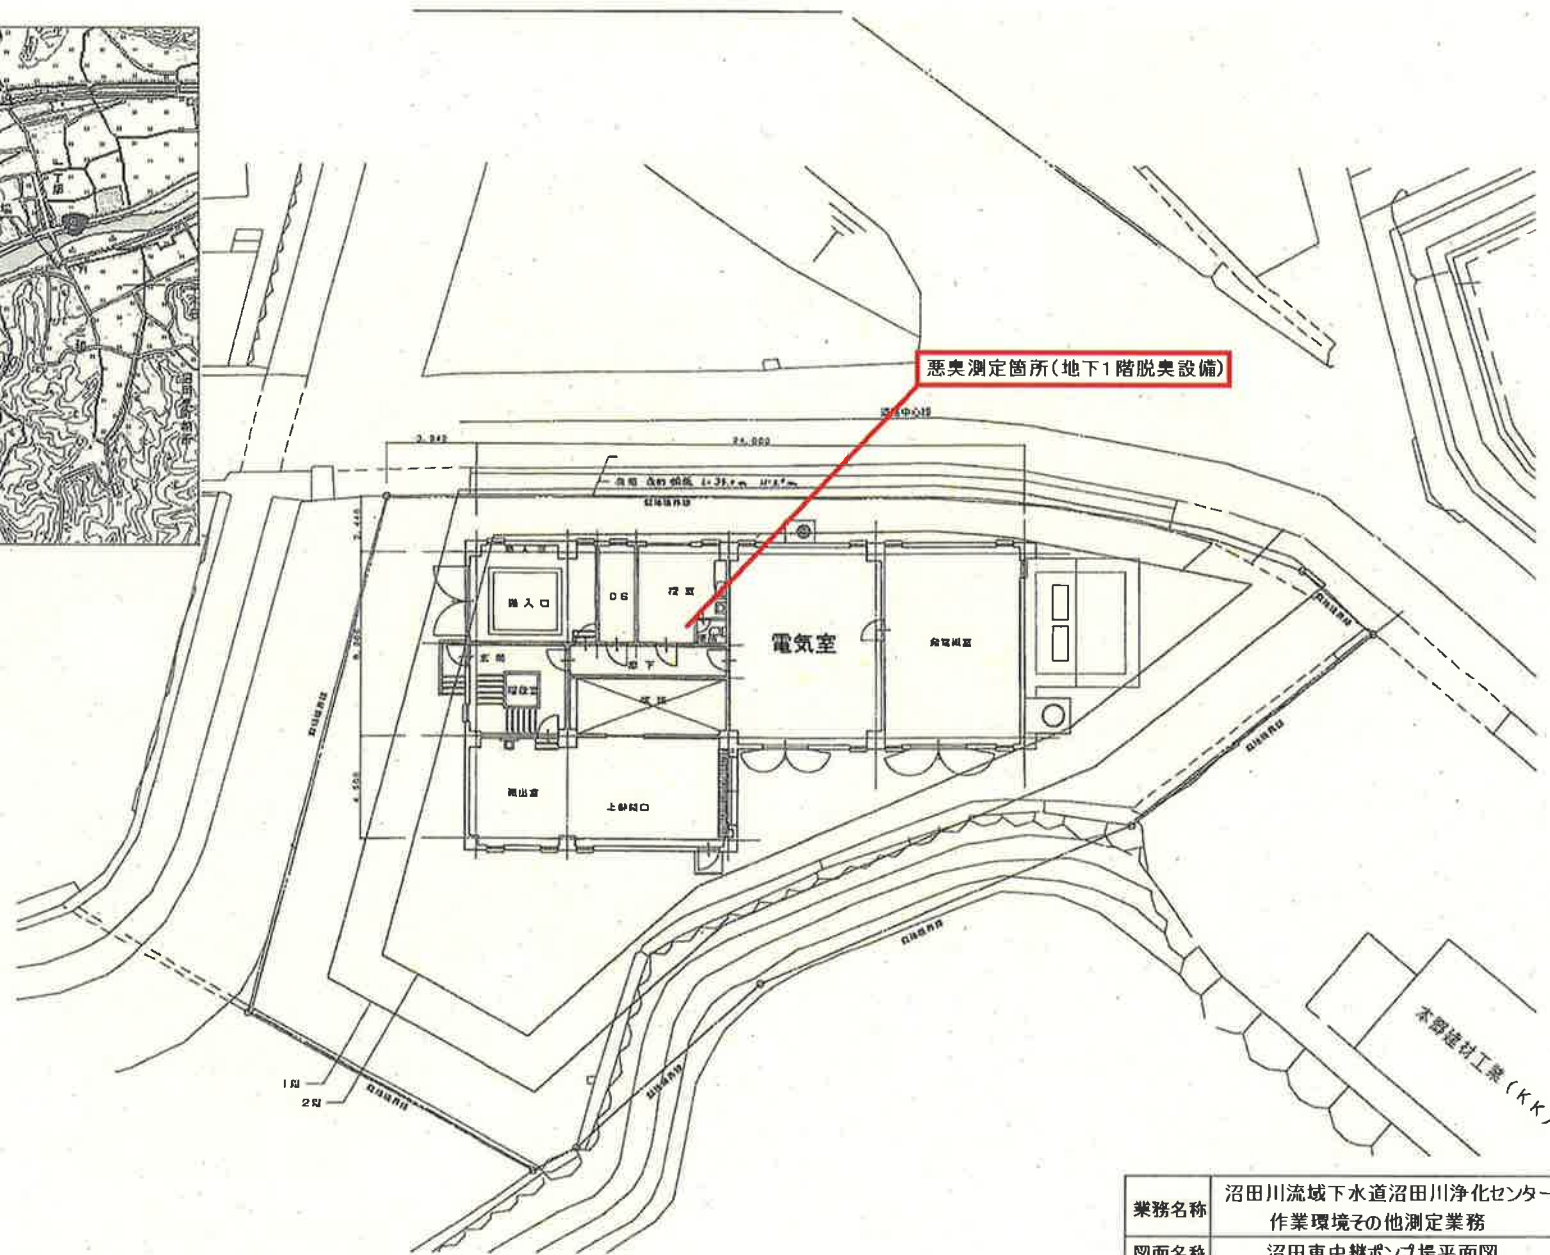


業務名称	沼田川流域下水道沼田川浄化センター 作業環境その他測定業務		
図面名称	沼田東中継ポンプ場平面図		
縮尺	—	図番	3/8
公益財団法人広島県下水道公社			

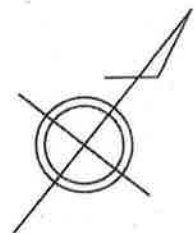



業務名称	沼田川流域下水道沼田川浄化センター 作業環境その他測定業務		
図面名称	管理棟1階平面図		
縮尺	—	図番	4/8
公益財団法人広島県下水道公社			



業務名称	沼田川流域下水道沼田川浄化センター 作業環境その他測定業務		
図面名称	沈砂池ポンプ棟地下1階平面図		
縮尺	—	図番	5/8
公益財団法人広島県下水道公社			

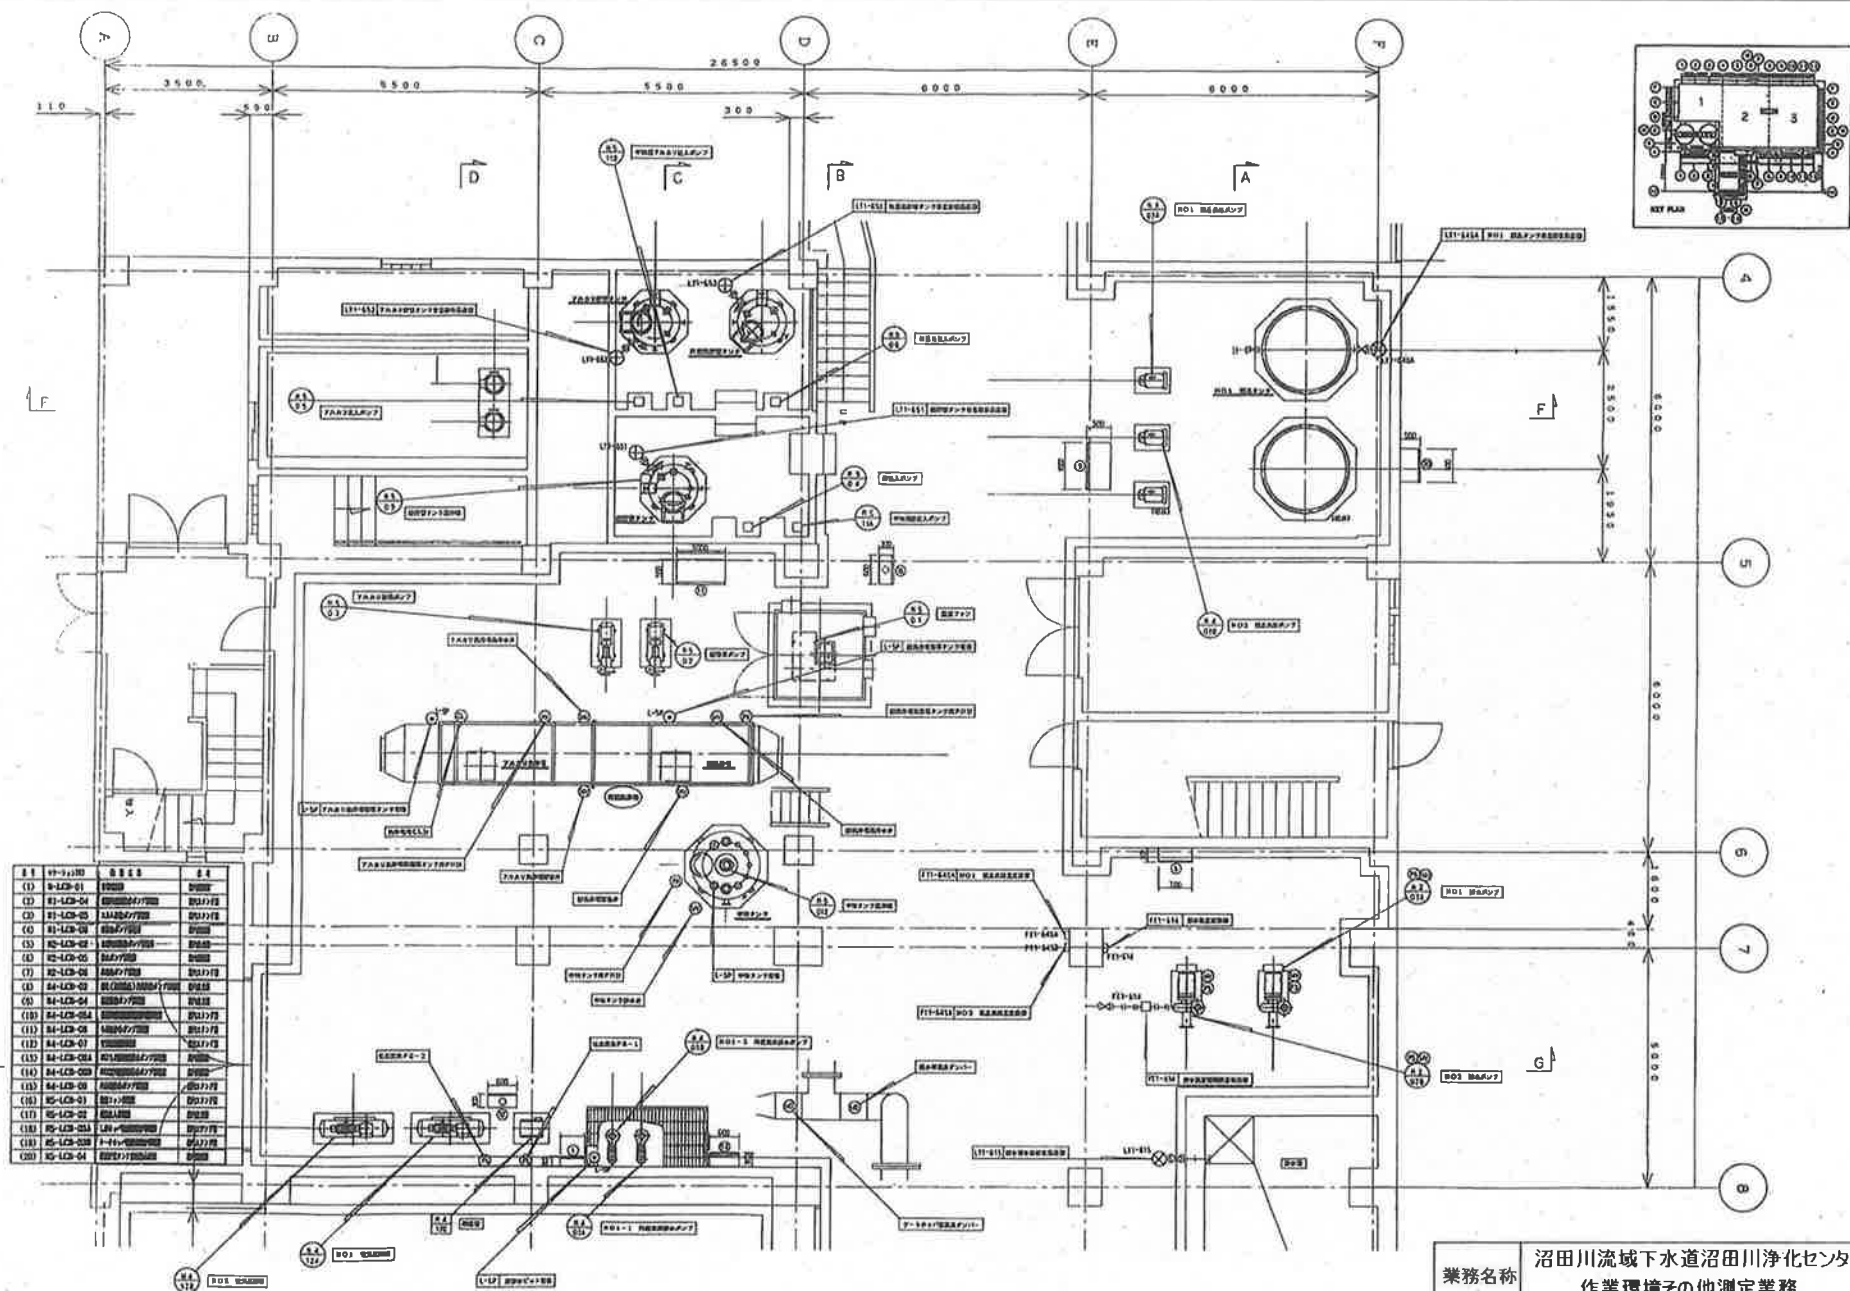


業務名称	沼田川流域下水道沼田川浄化センター 作業環境その他測定業務		
図面名称	汚泥処理棟1階平面図		
縮尺	—	図番	6/8
公益財団法人広島県下水道公社			

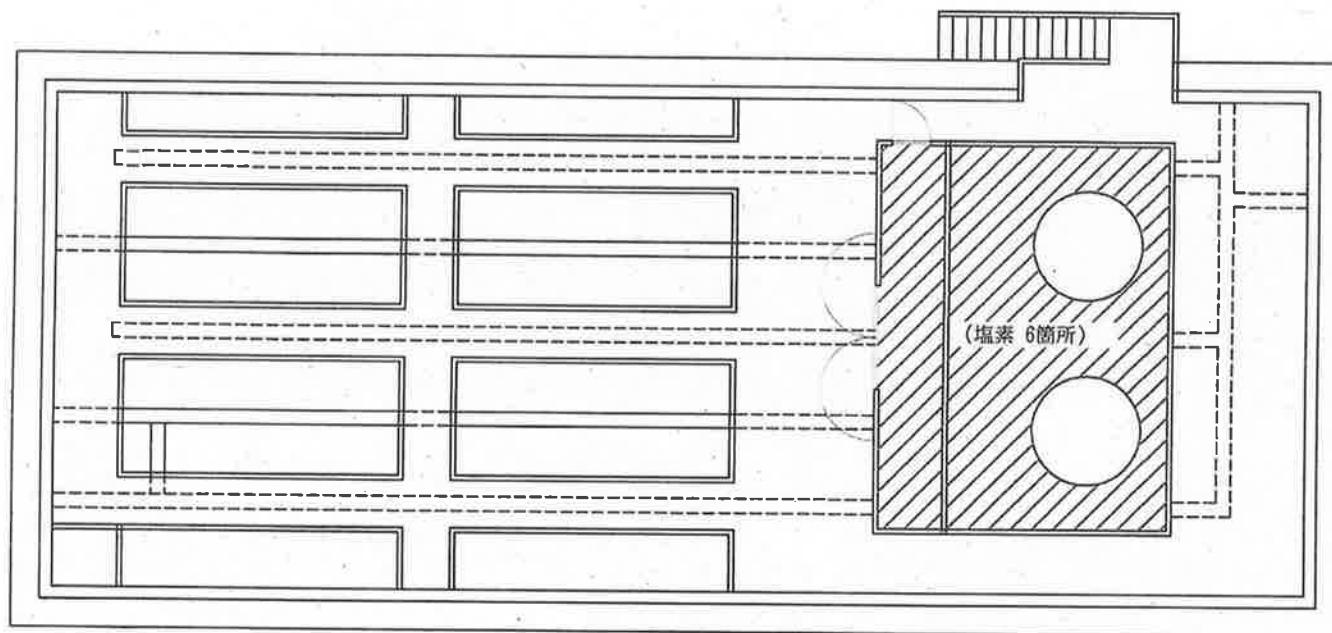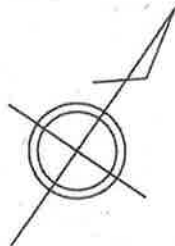

作業環境測定(滅菌室)

業務名称	沼田川流域下水道沼田川浄化センター 作業環境その他測定業務		
図面名称	塩素消毒施設平面図		
縮尺	—	図番	7/8
公益財団法人広島県下水道公社			

地下1階平面図

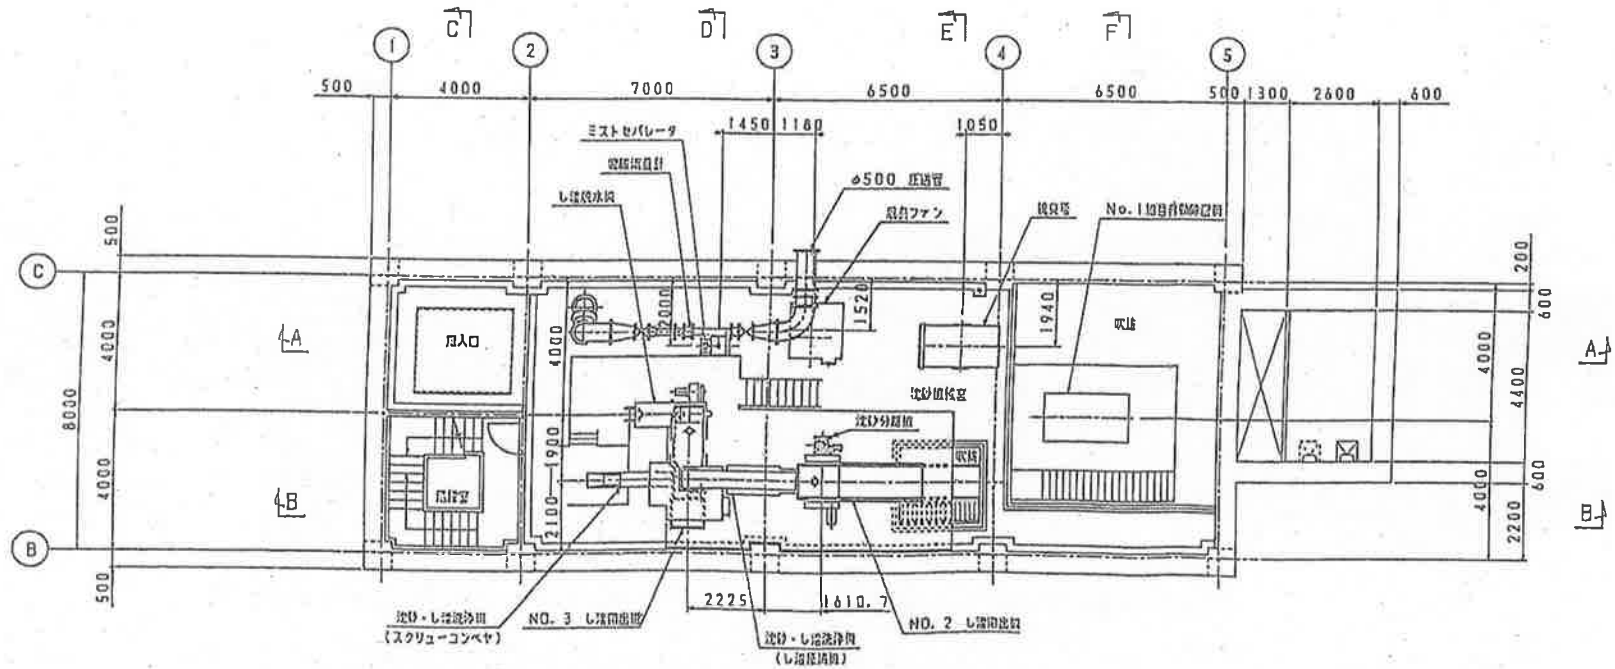

悪臭測定箇所(脱臭設備)

業務名称	沼田川流域下水道沼田川浄化センター 作業環境その他測定業務		
図面名称	沼田東中継ポンプ場地下1階平面図		
縮尺	—	図番	8/8
公益財団法人広島県下水道公社			